



**UZIEMIENIE PŁYTY  
FUNDAMENTOWEJ**  
**skala 1:100**

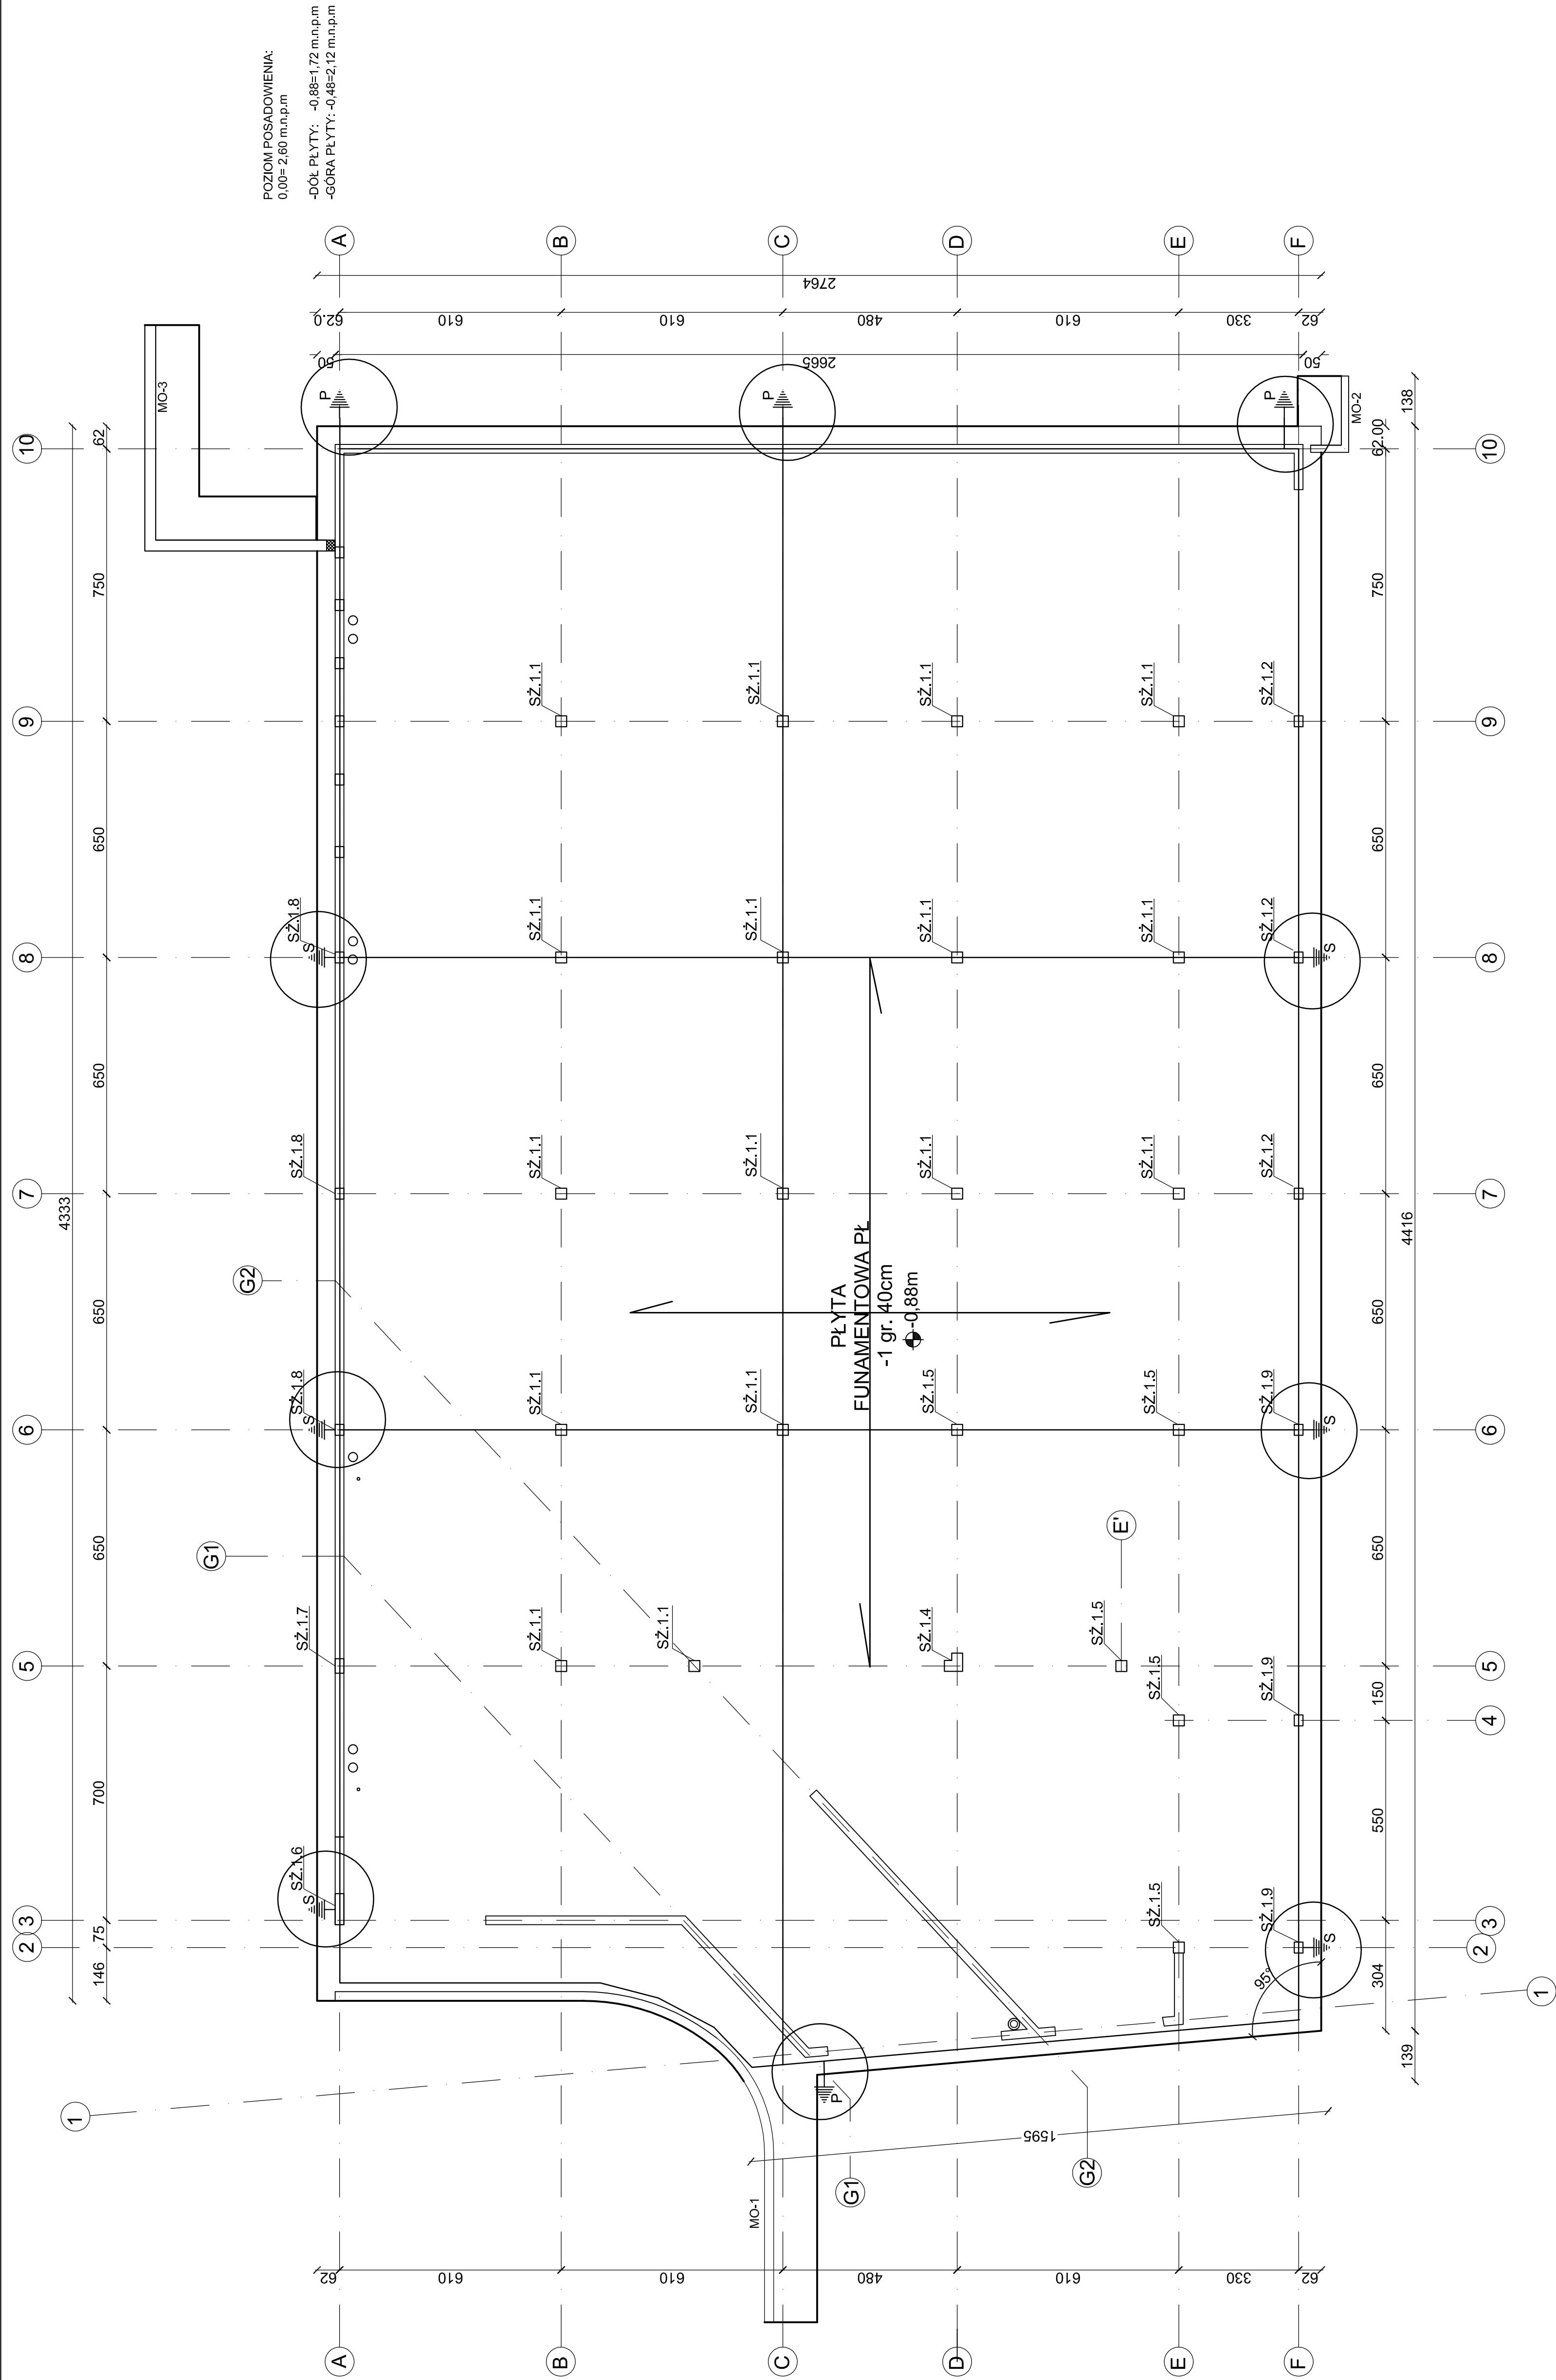

 S

Uziemienie instalacji odgromowej - połączenie zwodu (zbrojenia w słupie + marka) z wyprowadzoną bednarką ze zbrojenia płyty.


Podłączenie uzimienia w słupie oraz uzimienia w warstwie chudego betonu wykonać za pośrednictwem złącza kontrolnego w celu okresowego badania uzimienia. Złącze kontrolne należy zamontować w gruncie.

Uziemienie FE/ZN 25x4. Bednarkę układać na sztorc w warstwie chudego betonu.

 Bezpośrednie połączenie przewodu odprowadzającego z uziemieniem w warwie chudego betonu.

**P** Podłączenie przewodu odprowadzającego oraz uzimienia w warstwie chudego betonu wykonac za pośrednictwem złącza kontrolnego w celu okresowego badania uzimienia. Złącze kontrolne należy zamontować w gruncie.



 - rzędna spodu konstrukcji

<p><b>PROJEKT TECHNICZNY</b></p> <p>temat: BUDYNEX USŁUGOWY (muzeum, handel, gastronomia)</p> <p>adres inwestycji: ul. 54/29, 54/29, 54/29, 54/17 numer ewidencyjny: 02020.00.00.00 jednostka ewidencyjna: 02020.00.4 wzrost: 1,60 m</p> <p>DIUNKTURA S.C. Piotr Chwilewicz, Anna Chwilewicz-Zwierzyk ul. Krakowska 629, 25-707 Kalisz</p> <p>projektant: Pracownia Projektowa COLOSSEUM ul. Konstantka budowlana ul. Łomża 433 Skrzysk 76-200 Ciepła</p> <p>projektant: mgr inż. Zdzisław Słowiński UAM/8346812/87 spec. konstrukcyjna bez ograniczeń</p> <p>projektant: mgr inż. Krzysztof Rogoziński UAM/8346812/87 spec. konstrukcyjna bez ograniczeń</p> <p>tytuł rysunku</p>		<p>Data</p> <p>Wzrost</p> <p>1:100</p> <p>2025</p>	<p>Strona</p> <p>1</p>	<p>Wzrost</p> <p>1:100</p> <p>2025</p>
--	--	--	------------------------	--